



LEGENDA:

- Istniejący hydrant pożarowy
- Nowoprojektowany hydrant pożarowy
- Przewody instalacji hydrantowej do nowoprojektowanych hydrantów
- Istniejące przewody instalacji hydrantowej

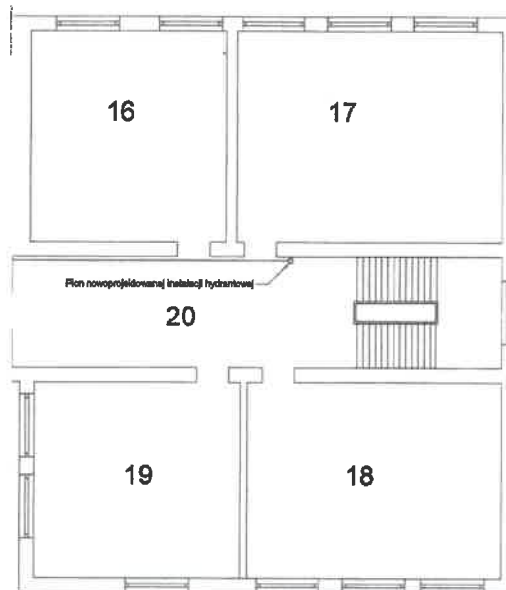


NAZWA OBIEKTU	PROJEKT BUDOWALNO-WYKONAWCZY INSTALACJI HYDRANTOWEJ W BUDYNKU SZKOŁY PODSTAWOWEJ NR 2 W PORĘBIE PRZY ULICY WIEDEZY 3		
ADRES OBIEKTU	42-480 PORĘBA, UL. WIEDEZY 3		
INWESTOR	SZKOŁA PODSTAWOWA NR. 2 IM. JANA PAWŁA II, 42-480 PORĘBA UL. WIEDEZY 3		
TYTUŁ RYSUNKU	RZUT I PIĘTRA - INST. HYDRANTOWA		
Imię i nazwisko	Nr i specyfikacja opracowań	Strona	Podpis
mgr. inż. Justyna Cholewa	06/02	szóstarna	
mgr. inż. Sławomir Kapcia	SLK2164/PC08/09	osmiarna	
Data: 2015.06	Skala: 1:100	Nr rysunku: 001R/02	

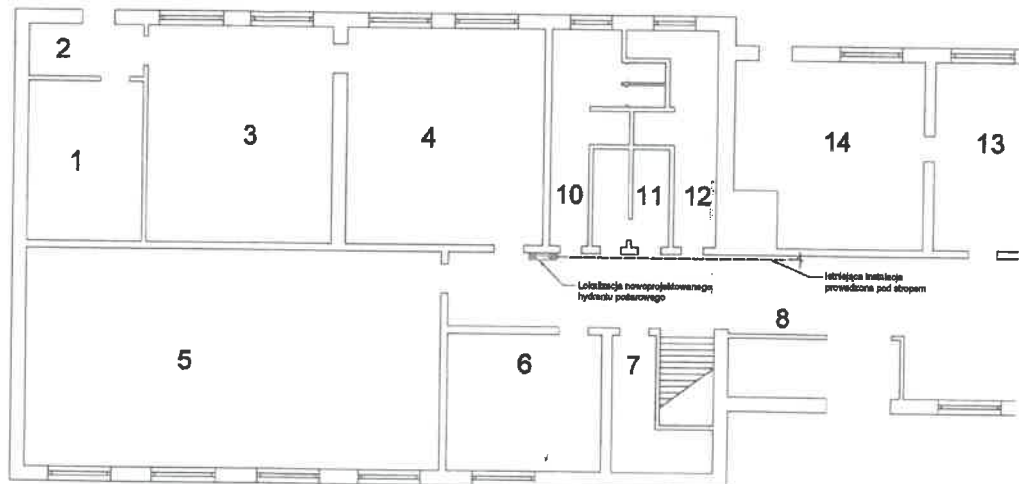

LEGENDA:

- Istniejący hydrant pożarowy
- Nowoprojektowany hydrant pożarowy
- Przewody instalacji hydrantowej do nowoprojektowanych hydrantów
- - - Istniejące przewody instalacji hydrantowej

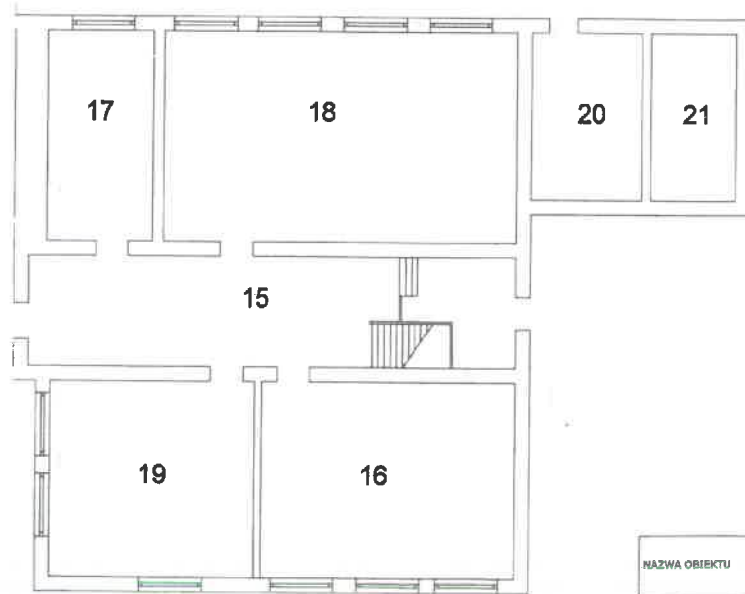

RZECZOZNAWCA DO SPRAW ZABEZPIECZEN
PRZECIWPÓŻAROWYCH

mgr inż. Adam Markiewicz N. L. 543/2011
Znak: 32-DC-3719
Wspomocni. adw.


Zgodnie projektu z wymaganiemi
uliczny przeciwpożarowej

bez uwag skwerdza
ewerjcm

NAZWA OBIEKTU	PROJEKT BUDOWALNO-WYKONAWCZY INSTALACJI HYDRANTOWEJ W BUDYNKU SZKOŁY PODSTAWOWEJ NR 2 W PORĘBIE PRZY ULICY WIEDZY 8		
ADRES OBIEKTU	43-489 PORĘBA, UL. WIEDZY 8		
INWESTOR	SZKOŁA PODSTAWOWA NR 2 IM. JANA PAWŁA II, 43-489 PORĘBA UL. WIEDZY 8		
TYTUŁ RYSUNKU	RZUT PARTERU - INST. HYDRANTOWA		
Imię i nazwisko	Nr i specjalność uprawnień	Branda	Podpis
mgr. inż. Justyna Cholewa	03/03	nieaktualna	
mgr. inż. Sławomir Łapeta	SLJ/28-4/PODS/09	nieaktualna	
Data: 2015.06	Skala: 1:100	Nr rysunku: 031/IV/01	

LEGENDA:

- Istniejący hydrant pożarowy
- Nowoprojektowany hydrant pożarowy
- Przewody instalacji hydrantowej do nowoprojektowanych hydrantów
- Istniejące przewody instalacji hydrantowej

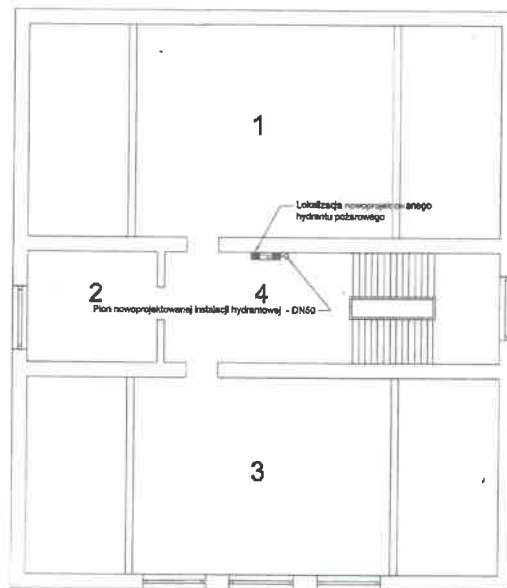

NAZWA OBIEKTU	PROJEKT BUDOWALNO-WYKONAWCZY INSTALACJI HYDRANTOWEJ W BUDYNKU SZKOŁY PODSTAWOWEJ NR 2 W PORĘBIE PRZY ULICY WIEDZY 3		
ADRES OBIEKTU	42-440 PORĘBA, UL. WIEDZY 3		
INWESTOR	SZKOŁA PODSTAWOWA NR. 2 IM. JANA PAWŁA II, 42-440 PORĘBA UL. WIEDZY 3		
TYTUŁ RYSUNKU	RZUT II PIĘTRA - INST. HYDRANTOWA		
Imię i nazwisko	nr i specjalność uprawnień	Branda	Podpis
mgr. inż. Justyna Cholewa	06/02	sewerna	<i>[Signature]</i>
mgr. inż. Sławomir Łapeta	SLJ/2642/PDOŚ/05	sewerna	<i>[Signature]</i>
Data : 2018.08	Skala : 1:100	Nr rysunku: 001/IV/05	

